


PŮDORYS 3.N.P.

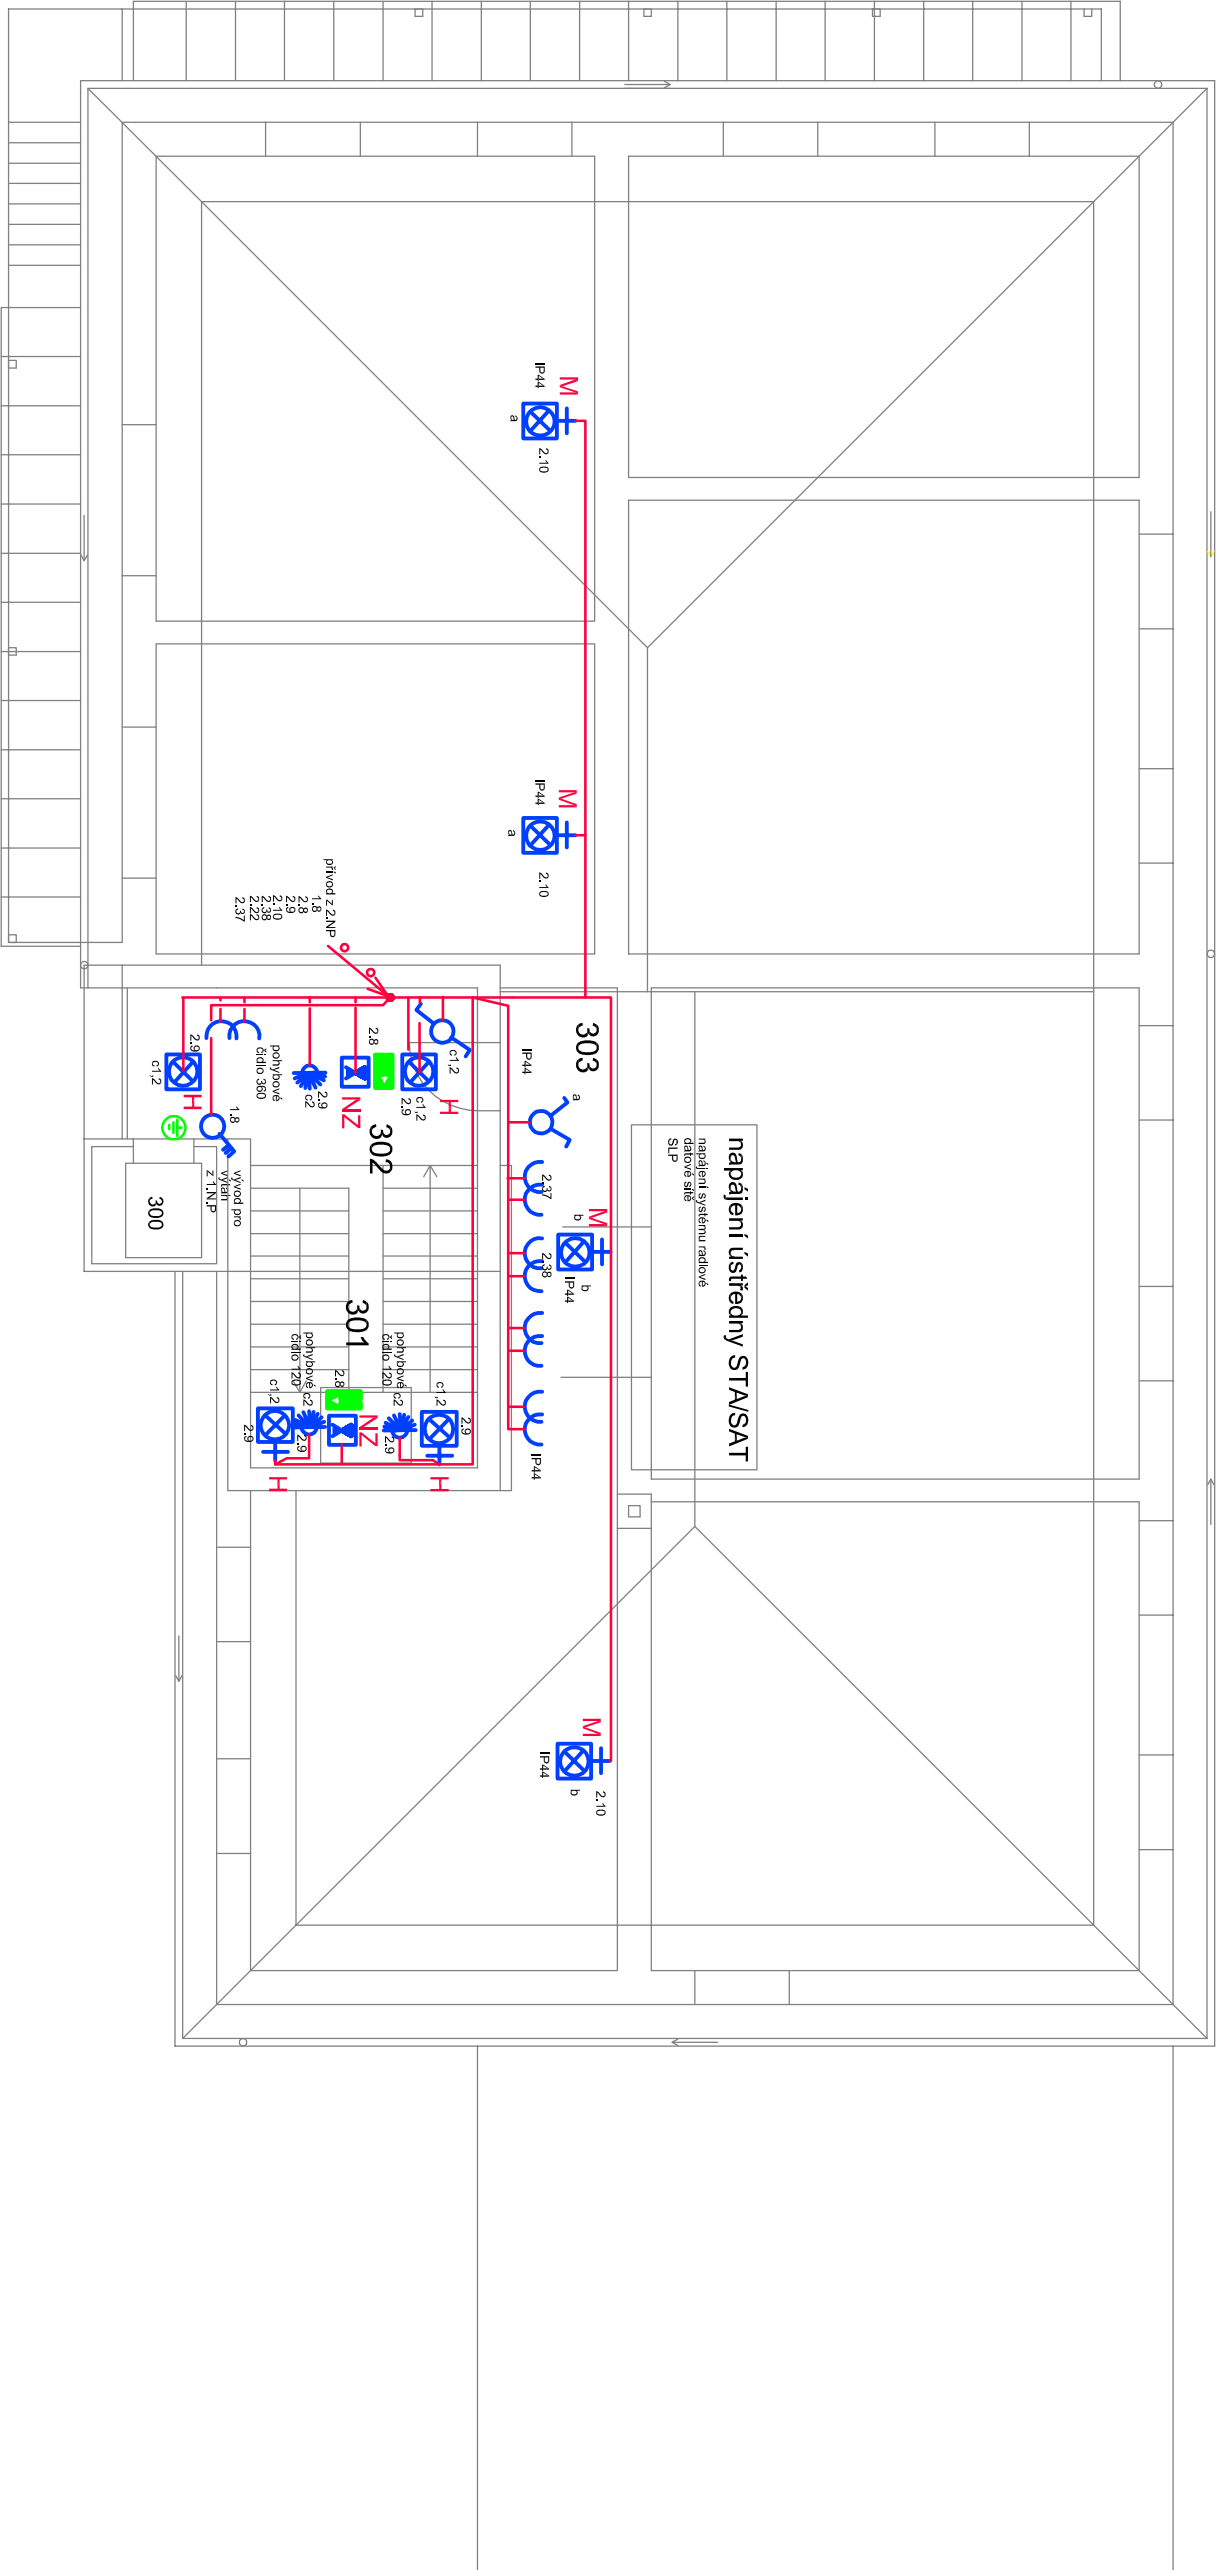

LEGENDA MÍSTNOSTÍ:

Č. MÍST.	NÁZEV MÍSTNOSTI	PROGM	VNĚJŠÍ VLIVY	OSVĚTLENOST (lx)
300	VÝTĚH	3.1	3/BA4	—
301	SCHODIŠTĚ	12.0	1	200
302	SCHODIŠTOVÁ HALA	14.3	1	200
303	PŮDNÍ PROSTOR	23.4	BA4	75

VEŠKÉŘÉ ZMĚNY OPROTÍ PROJEKTU JE TŘEBA KONZULTOVAT S PROJEKTANTEM  
ROZMĚRY A VÝŠKY OSÁZENÍ EL. ZAŘÍZENÍ JSOU POUZE INFORMATIVNÍ  
KONEČNÝ ROZMĚR URČÍ PROJEKTANT INTERIÉRU  
ROZMÍSTĚNÍ SYMBOLOV ZÁSUVK, NN, ZÁSUVK, SLP, SPINAČŮ JE POUZE INFORMATIVNÍ  
KONEČNÉ UMÍSTĚNÍ, DESIGN SYMBOLOV A PŘÍSTROJŮ PROVEDE PROJEKTANT INTERIÉRU

POZNÁMKY

- OCHRANA PŘED NEBEZPEČNÝM DOTYKEM DLE ČSN 33 2000–4–41, ED2
- čl. 411 – OCHRANA AUTOMATICKÝM ODPOJENÍM OD ZDROJE:
  - čl. 411.2 – OCHRANA ZÁKLADNÍ (PŘED NEBEZPEČNÝM DOTYKEM ŽIVÝCH ČÁSTÍ)
  - čl. 411.3 – OCHRANA PŘI PORUŠĚ (PŘED DOTYKEM NEŽIVÝCH ČÁSTÍ)
  - čl. 415.1 – DOPLNKOVÁ OCHRANA PROUDOVÝM CHRANIČEM
  - čl. 415.2 – DOPLNKOVÁ OCHRANA DOPLNĚJÍCÍ OCHRANĚ POSPOJOVÁNÍ
- PROSTUPY KABELU PODLAHOU ZAPRAVIT PROTIPOŽÁRNÍ HILTI PĚNOU  
STAVEBNÍ ÚPRAVY, PROSTUPY VIZ PROJEKT STAVEBNÍ PROFESE
1. VNĚJŠÍ VLIVY JSOU V SOULADU S ČSN 33 2000–4–41 ed.2 POKAŽOVÁNY ZA NORMÁLNÍ
  2. PROSTORY S VÁNOU A SPRCHOU A UMÝVACÍ PROSTORY – AD4 – ZONA 0 dle ČSN 332000–7–701 ed.2
  3. OSTATNÍ VNĚJŠÍ VLIVY V SOULADU S ČSN 33 2000–5–51 ed.3 POKAŽOVÁNY ZA NORMÁLNÍ
- OSVĚTLENOST STANOVENA PODLE ČSN EN 12464–1  
PŘESNÉ UMÍSTĚNÍ ZÁSUVK A VÝVODŮ PRO TECHNIKU SLP VIZ PROJEKT SLABOPROUDU

ROZVODNÁ SOUSTAVA : 3NPE, AC, 50Hz, 230/400V/TN–C  
ROZVODNÁ SOUSTAVA : 3NPE, AC, 50Hz, 230/400V/TN–C–S

ARCHITEKT:	ING. ARCH. GORAZD BALEJLIK	ATELIER G
PROJEKTOVAL/DUFEK PAVEL		
INVESTOR:	OLOMOUCKÝ KRAJ	
MÍSTO STAVBY/KRENIŠOVSKÁ 226, VIKÝŘOVICE		
STAVBA:	VINCENTINUM ŠTERNEBERK p.o.	FORMÁT : A3
OBJEKT :	SILNOPROUDÁ ELEKTROINSTALACE	DATUM: 04/2017
REVIZE Č.1		STUPĚŇ: DOPS
VÝKRES:	PŮDORYS 3. N.P.	MĚŘÍTKO: 1 : 100
		Č. VÝKRESU: 01.03-E